


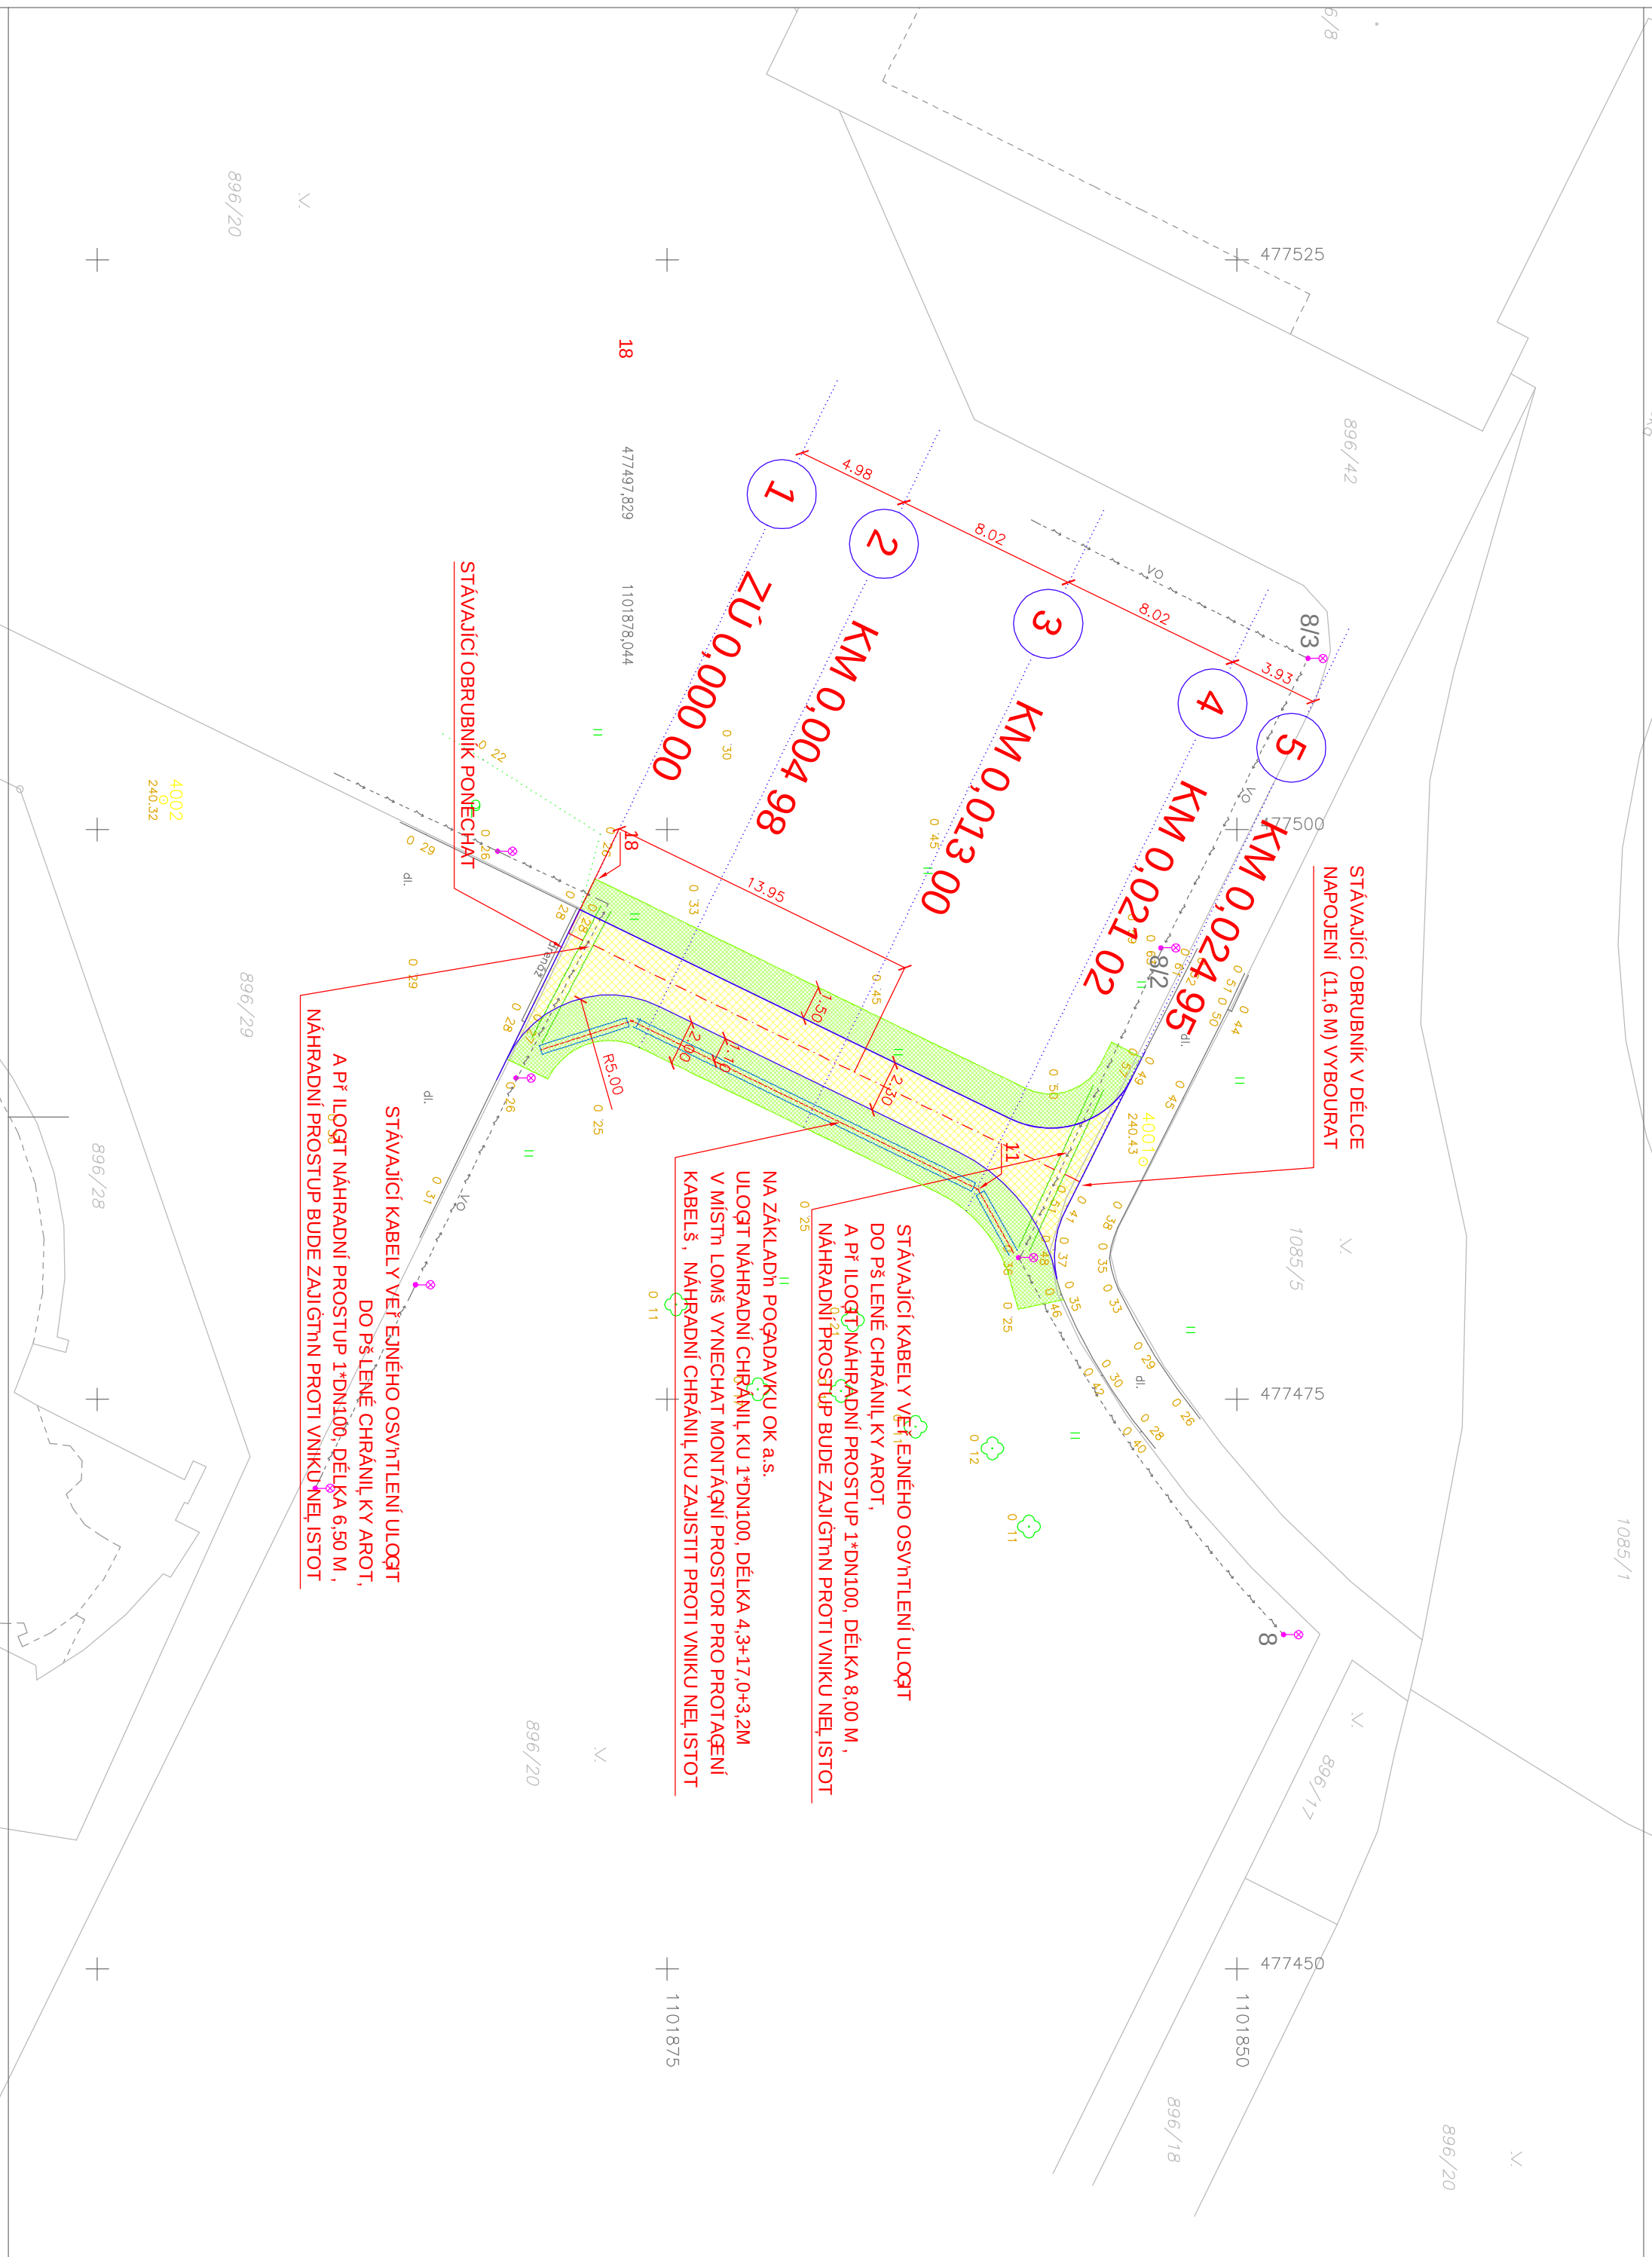

LEGENDA

STAV

- ROZVODY TEPLA
- VODOVOD
- KANALIZACE
- PLYNOVOD
- KABEL TELEFONICA OZ
- ROZVODY NN
- ROZVODY VN
- ROZVODY VO
- STAVAJÍCÍ STROM
- STAVAJÍCÍ KEŘE

LEGENDA

NÁVRH

- CHODNÍK – KRYT ZÁMKOVÁ DLAŽBA – BARVA ČERVENÁ
- ZEMĚDĚLSKÁ ÚPRAVA NEZPEVNĚNÝCH PLOCH
- ULOŽENÍ STAVAJÍCÍCH INŽ. SÍTÍ DO PŮLENÉ CHRÁNÍČKY A PŘILOŽENÍ NÁHRADNÍHO PROSTUPU DN100
- REZERVNÍ CHRÁNÍČKA DN 100 PRO OK a.s.
- KATASTR
- VODICÍ LINIE PRO NEVIDOMÉ A SLABOZRAKÉ, OBRUBNÍK VYSAZEN MINIMÁLNĚ 6 CM NAD POVRCH CHODNÍKU

PROJEKTOVÁ DOKUMENTACE PRO PROVÁDĚNÍ STAVBY

SOUŘADNICOVÝ SYSTÉM S–UTSK, VÝŠKOVÝ SYSTÉM BALI PY

B	STAVEBNÍ ČÁST
B.101	SO 101 CHODNÍK

INVESTOR:	STATUTÁRNÍ MĚSTO OSTRAVA, ÚŘAD MĚSTSKÉHO OBVODU PORUBA	eso atelier SPOL.S R.O. PROJEKTOVÁ KANCELÁŘ
PROJEKTANT:	ATELIER ESO spol. s r.o., KARLA HRNKA 5203/33, OSTRAVA – PŘEBOVCE 722 00	
ZODP.PROJEKTANT	VYPRACOVAL	DOPRAVA - SADOVÉ ÚPRAVY - INŽENYRSKÉ SÍTĚ KLMÁČOVY 5203/33, O.–PŘEBOVCE 722 00
ING. MLOSLAV VRAHA	JAROMÍR TOMANKOVÁ	
NÁZEV AKCE :	CHODNÍK NA ULICI FRANCOUZSKÉ V OSTRAVĚ - PORUBĚ	STUPEŇ : FORMÁT : DATUM : Č. ZÁK. :
PŘÍLOHA :	SITUACE	DPS 3A4 VI/2016 E17003
		MĚŘÍTKO : 1:250 ČÍSLO VÝK.:
		B.101.2.1