



ULICE ČS. EXILU

LEGENDA IS:

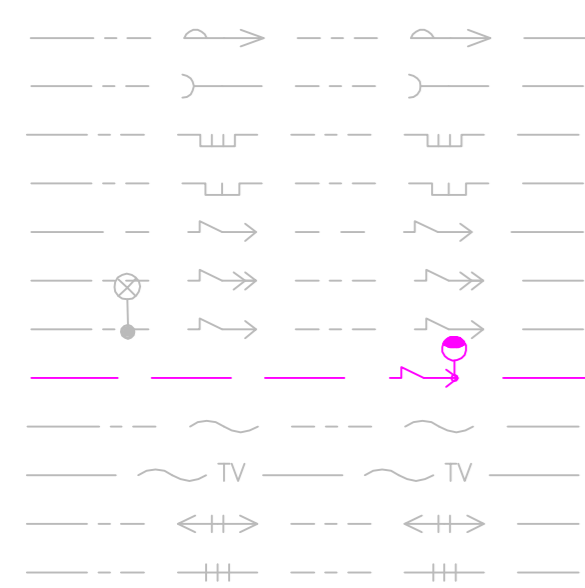

- VODOVOD PITNÝ
- KANALIZACE
- PLYNOVOD STŘEDOTLAKÝ
- PLYNOVOD NÍZKOTLAKÝ
- VEDENÍ ELEKTRO NN
- VEDENÍ ELEKTRO VN
- VEŘEJNÉ OSVĚTLNÍ STÁVAJÍCÍ
- VEŘEJNÉ OSVĚTLNÍ NAVRHOVANÉ
- SDĚLOVACÍ KABEL
- SDĚLOVACÍ KABEL TV
- TEPLOVOD
- TEPLOVOD - SEKUNDÉR

LEGENDA:

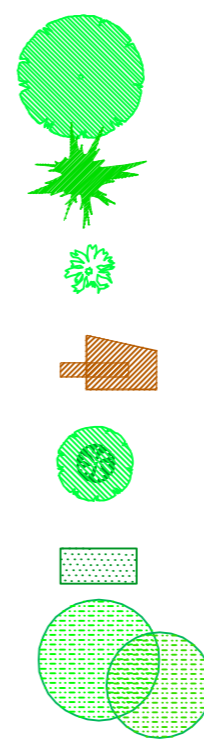

- STROMY LISTNATÉ návrh výsadby (dodatek)
- STROMY A SOLITERNÍ KEŘE JEHLIČNATÉ návrh výsadby (dodatek)
- SOLITERNÍ KEŘE LISTNATÉ návrh výsadby (dodatek)
- ŽIVÉ PLOTY A KEŘE V ZÁHONECH návrh výsadby (dodatek)
- STROMY LISTNATÉ návrh výsadby (OSA)
- KEŘE V ZÁHONECH návrh výsadby (OSA)
- STÁVAJÍCÍ ZELEŇ LISTNATÁ A JEHLIČNATÁ po asanačních zásazích

Projektant: Ing. Pavla Miklová	Ing. Pavla Miklová
Vypracovali: Ing. P. Miklová, Ing. Š. Stolaříková	Návrh a realizace sadovnických úprav
Investor: Statutární město Ostrava - Městský obvod Poruba	Nálepková 864, 708 00 Ostrava-Poruba
Název: REVITALIZACE ZELENĚ V OSTRAVĚ - PORUBĚ	Datum: ČERVEN 2007
Rekonstrukce zpevněných ploch na ulicích Alšově, Budovatelské, Čs. Exilu, M. Kopeckého, Úrnové v Ostravě-Porubě	Měřítko: 1 : 500
Obsah: SADOVNICKÉ ÚPRAVY - dodatek k PD pro zadání a realizaci stavby - ULICE ČS. EXILU KOORDINAČNÍ SITUACE	Formát: 3 x A4
	Výkres číslo: A.01