


LEGENDA IS:

	VODOVOD PŮTNÝ
	KANALIZACE
	PL PLYNOVOD STŘEDOTLAKÝ
	PL PLYNOVOD NÍZKOTLAKÝ
	VEDENÍ ELEKTRO NN
	VEDENÍ ELEKTRO VN
	VEREJNÉ OSVĚTLENÍ STÁVAJÍCÍ
	VEREJNÉ OSVĚTLENÍ NAVRHOVANÉ
	SDĚLOVACÍ KABEL
	SDĚLOVACÍ KABEL TV
	TEPLOVOD
	TEPLOVOD - SEKUNDÉR

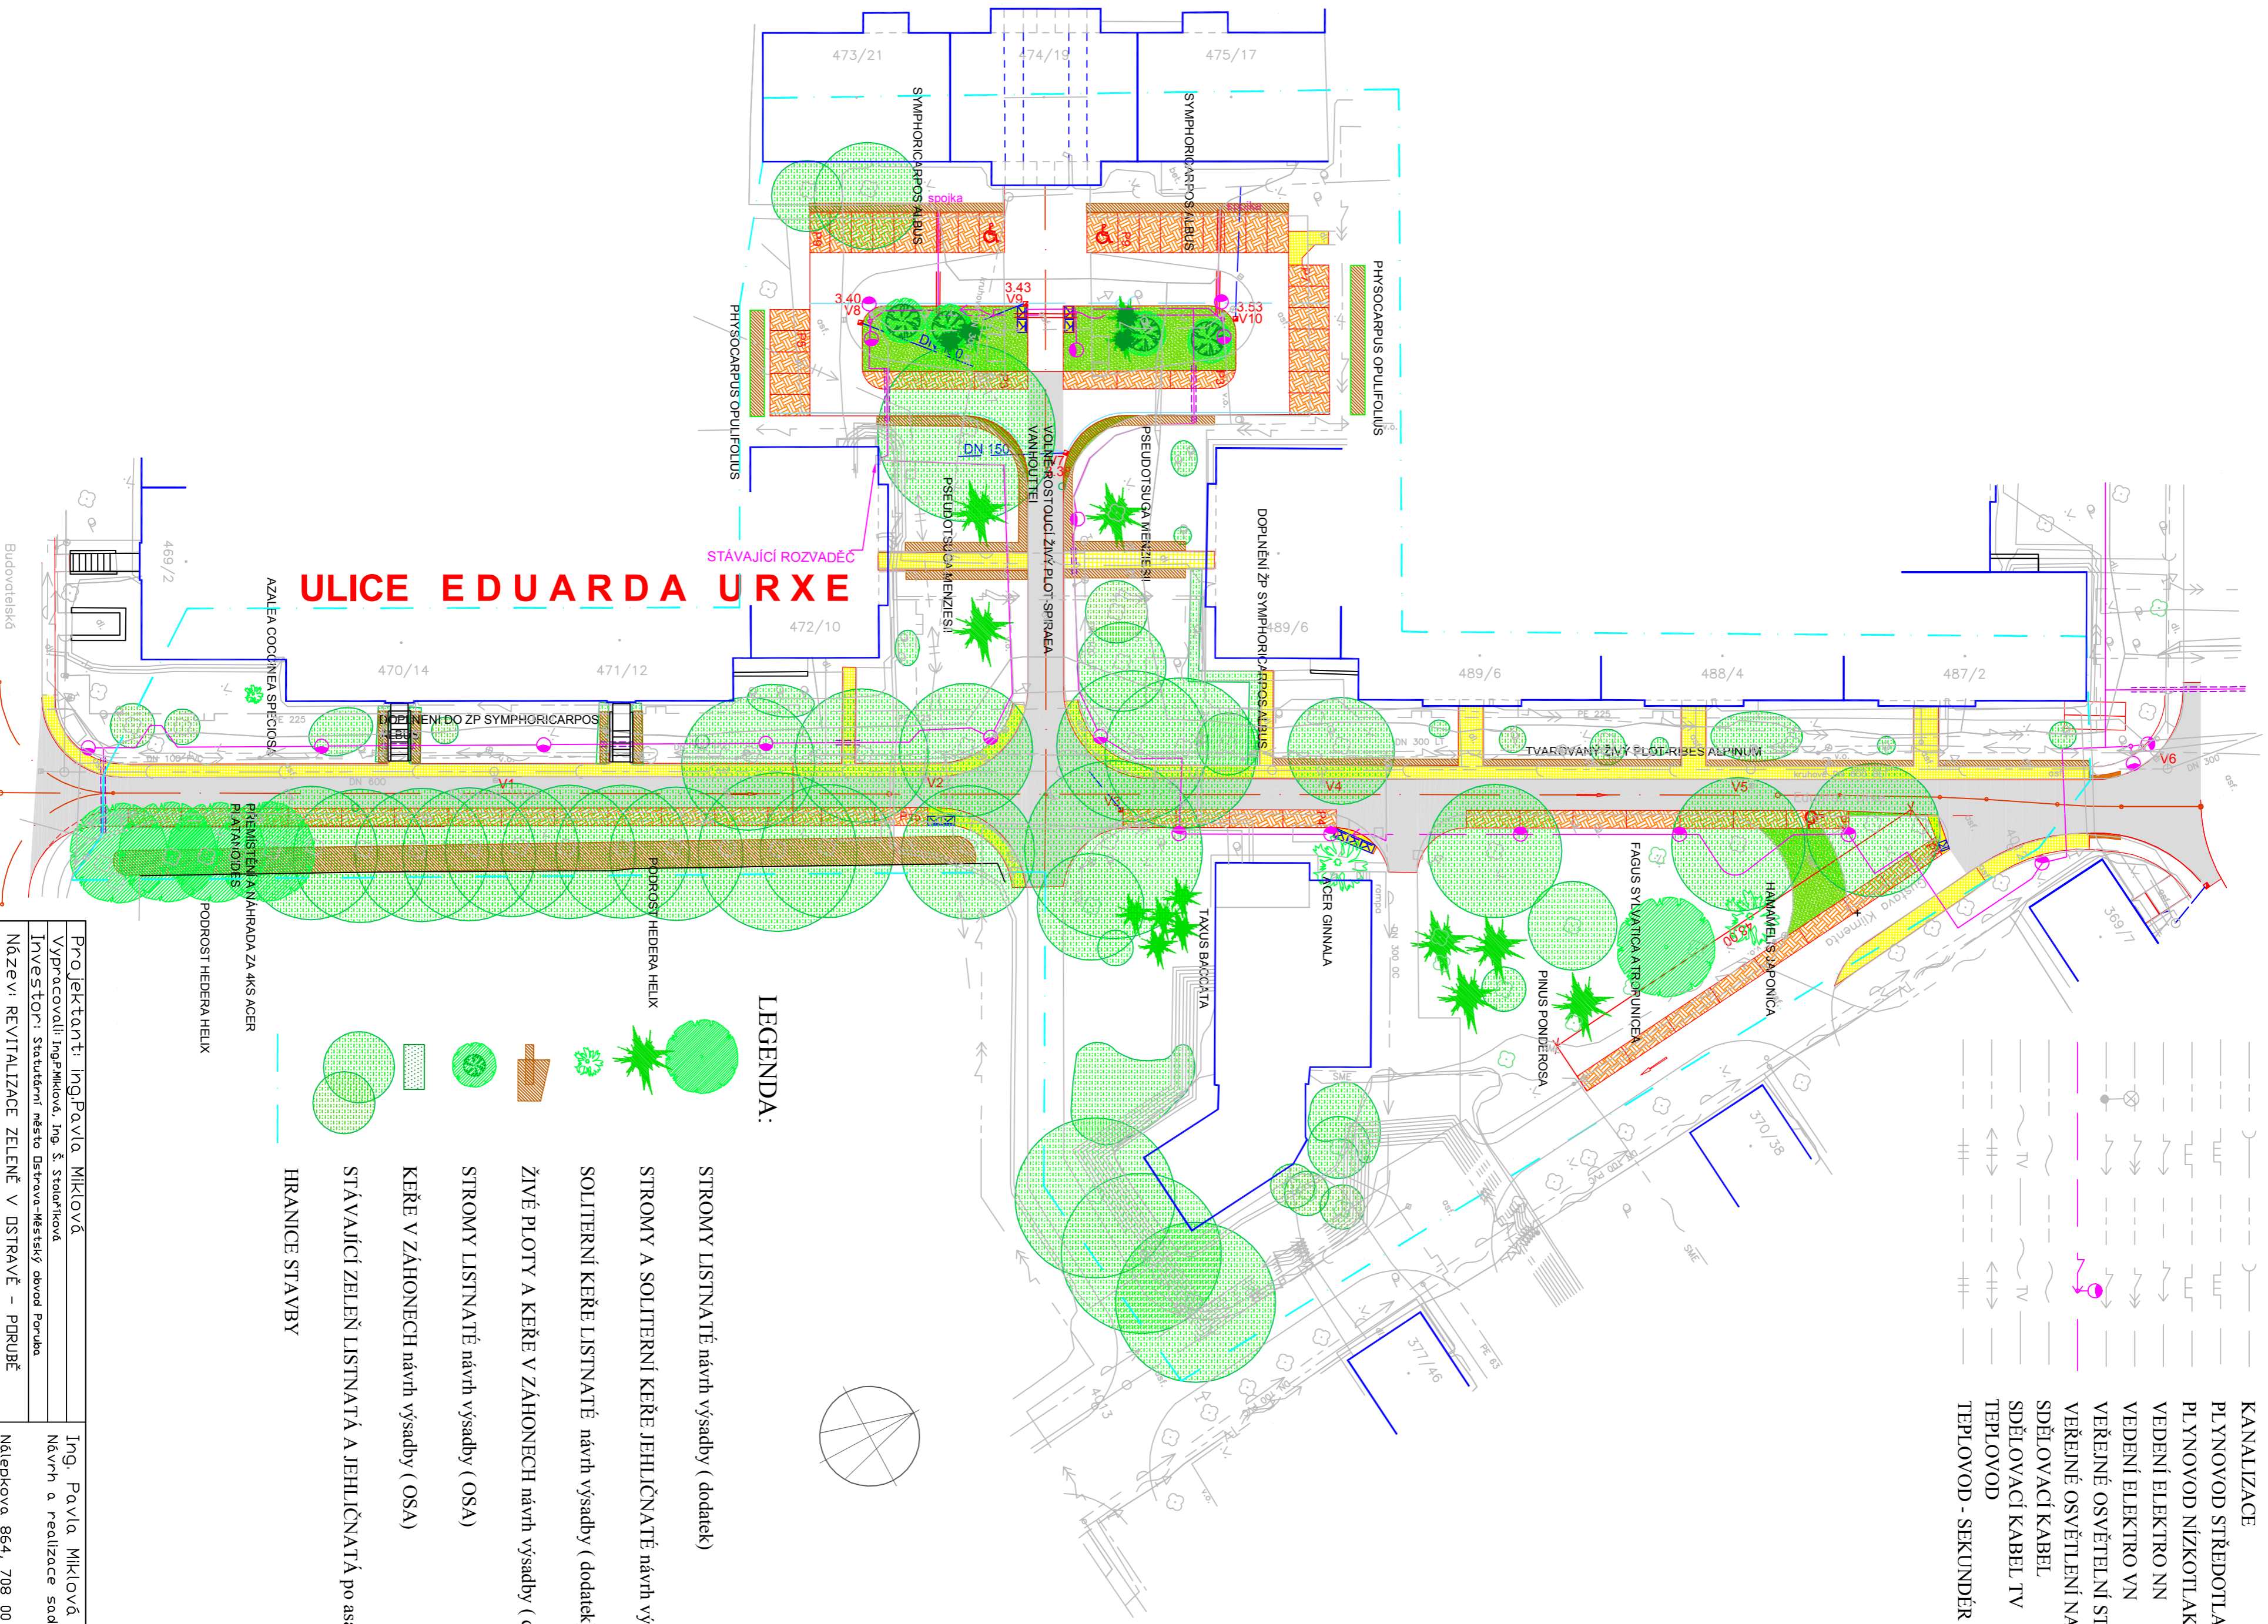

LEGENDA:

	STROMY LISTNATÉ návrh výsadby (dodatek)
	STROMY A SOLITERNÍ KĚŘE JEHLIČNATÉ návrh výsadby (dodatek)
	SOLITERNÍ KĚŘE LISTNATÉ návrh výsadby (dodatek)
	ŽIVÉ PLOTY A KĚŘE V ZAHONECH návrh výsadby (dodatek)
	STROMY LISTNATÉ návrh výsadby (OSA)
	KĚŘE V ZAHONECH návrh výsadby (OSA)
	STÁVAJÍCÍ ZELENĚ LISTNATÁ A JEHLIČNATÁ po asanačních zásazích
	HRANICE STAVBY

Projektant: Ing. Pavla Miklová	Ing. Pavla Miklová
Vypracovali: Ing. Miklová, Ing. Š. Stodolníková	Návrh a realizace sadovnických úprav
Investor: Statutární město Dstava-Městský obvod Poruba	
Název: REVITALIZACE ZELENĚ V DSTRAVĚ - PD RUBE	
Relace: územní zpevněný ploch na ulici Urxev v Dstava-Formě	Nálepka 864, 708 00 Dstava-Poruba
	Datum: ČERVEN 2007
	Měřítko: 1 : 500
	Formát: 4 x A4
Obsah: SADDVNICKÉ ÚPRAVY - dopátek k PD pro zadání a realizaci stavby - ULICE URXOVA	Výkres číslo: 01
KOORDINAČNÍ SITUACE	